


Инв Nподл	Подпись и дата	Взамен инв N

Линия соединения с л.5

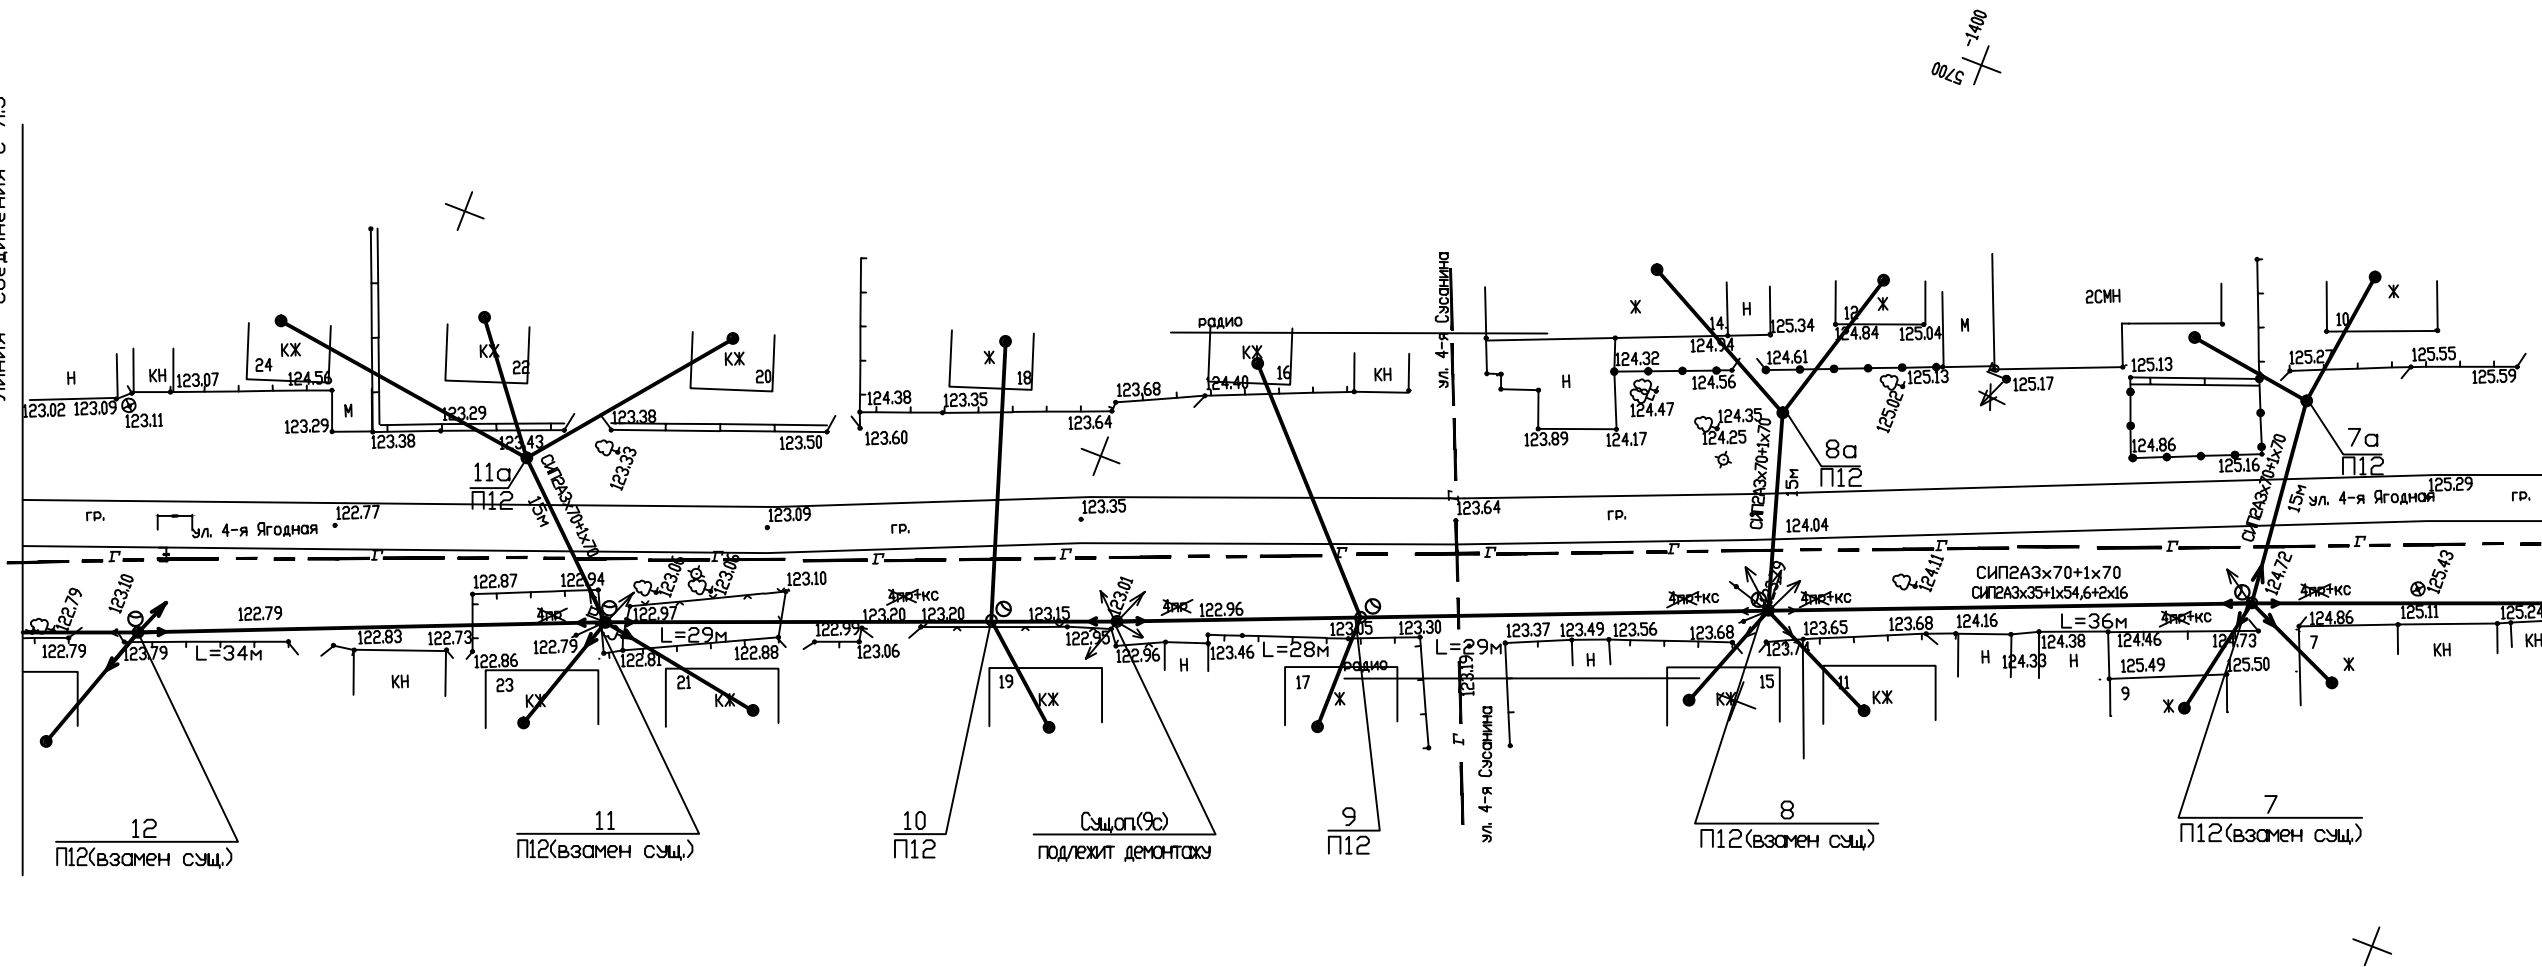

Линия соединения с л.3

Схема совмещения листов



						23.2/11(9–15/09–20)–ЭН			
						Капитальный ремонт объектов уличного освещения ул. 4–я Ягодная			
изм	кол	лист	Nдок	Подпись	дата	Наружное электроосвещение	стадия	лист	листов
Исполнил		Кизарева			06.09		Р	4	
Рук. гр.		Знойко			06.09				
		ГИП		Бровкин	06.09	План трассы ВЛИ 0,4кВ М1: 500	ООО "ЭЛЕКТРОТЕПЛОСЕРВИС" г. Иваново		
		Н. контр.		Корягина	06.09				